




LEGENDA  
AF: Água Fria

**PLANTA BAIXA - TÉRREO**

ESCALA: 1:75

Lista de Materiais	
Aparelho	
Tomara de Pia de Cozinha 25mm - 3/4"	1 pc
Tomara de Lavatório 25 mm - 1/2"	3 pc
Vaso Sanitário c/ cx. acoplada 12"	2 pc
Cobre	
Conector bolca - porta 22 mm x 3/4"	2 pc
Metalo	
Registro de gaveta c/ canopia cromada 3/4"	4 pc
PVC-Acessórios	
Bolsa de ligação p/ vaso sanitário 1 1/2"	2 pc
Engate flexível cobre cromado com canopia 1/2 - 3/8"	2 pc
Engate flexível plástico 1/2 - 3/8"	3 pc
PVC-Misto soldável	
Joelho de redução soldável c/ rosca 25 mm - 1/2"	2 pc
PVC rígido soldável	
Adapt sold curto c/bolea-rosca p registro 25 mm - 3/4"	6 pc
Joelho 90° soldável 25 mm	6 pc
Luva soldável 25 mm	2 pc
Tubo 25 mm	13.82 m
União soldável 25 mm	2 pc
PVC soldável azul c/ bucha latão	
Joelho 90° soldável com bucha de latão 25 mm - 3/4"	1 pc
Joelho de redução 90° soldável com bucha de latão 25 mm - 1/2"	1 pc
Tê red 90 sold c/ bucha latão B central 25 mm - 1/2"	2 pc


Legenda Detalhada	
■ Registro de gaveta c/canopia cromada c/PVC soldável - RG	
Metalo	
Registro de gaveta c/ canopia cromada 3/4"	1 pc
PVC rígido soldável	
Adapt sold curto c/bolea-rosca p registro 25 mm - 3/4"	2 pc

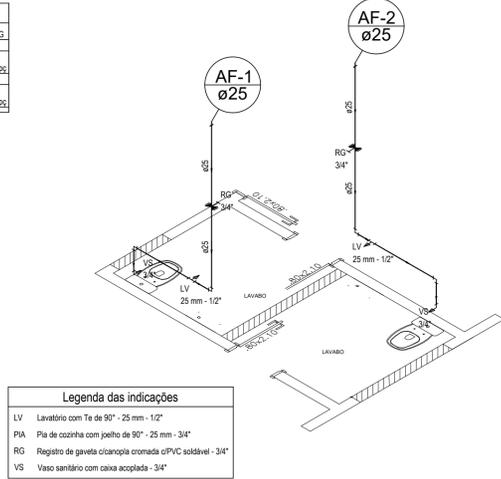

LEGENDA  
AF: Água Fria


**DETALHE H1**

ESCALA: 1:50

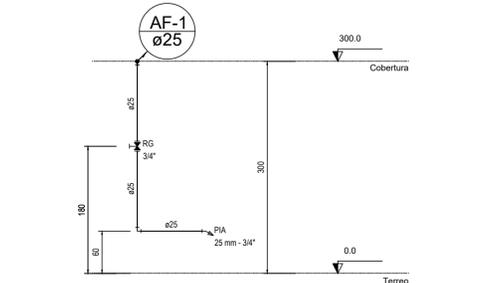


**CORTE C1**

ESCALA: 1:50

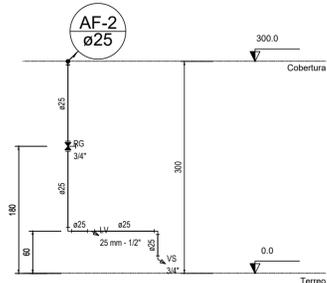

**CORTE C2**

ESCALA: 1:50

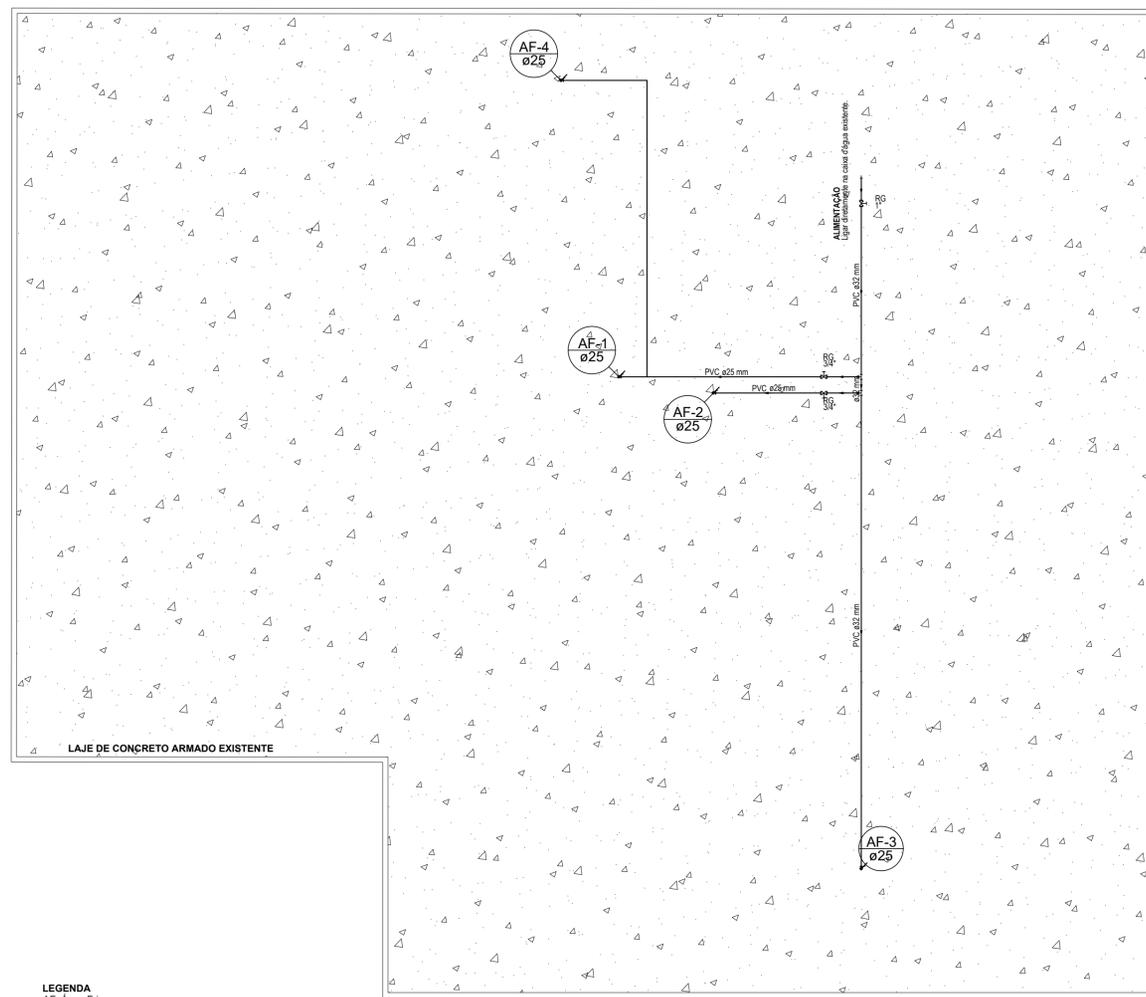

LEGENDA  
AF: Água Fria


**PLANTA BAIXA - COBERTURA**

ESCALA: 1:75

Lista de Materiais	
PVC rígido soldável	
Adapt sold c/ flange livre p/ cx. d'água 32 mm - 1"	1 pc
Metalo	
Registro bruto de gaveta industrial 1"	1 pc
PVC rígido soldável	
Adapt sold curto c/bolea-rosca p registro 32 mm - 1"	2 pc
Joelho 90° soldável 32 mm	2 pc
Joelho de redução 90 soldável 32 mm - 25 mm	1 pc
Tubos 25 mm	16.99 m
25 mm	14.50 m
Tê de redução 90 soldável 32 mm - 25 mm	2 pc


Legenda Detalhada	
■ Registro bruto gaveta industrial c/PVC soldável - RG	
Metalo	
Registro bruto de gaveta industrial 1"	1 pc
PVC rígido soldável	
Adapt sold curto c/bolea-rosca p registro 32 mm - 1"	2 pc

Legenda das indicações	
RG	Registro bruto gaveta industrial c/PVC soldável - 1"

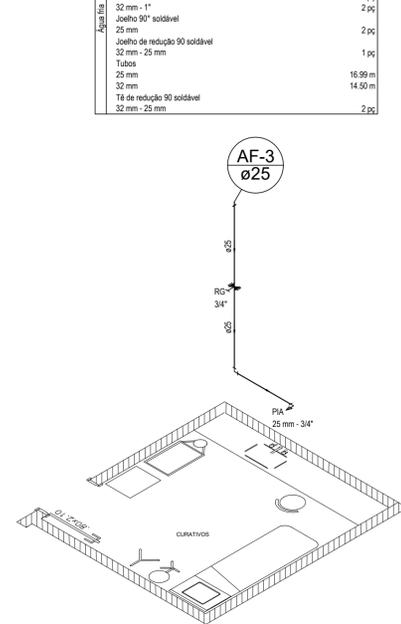

**DETALHE H2**

ESCALA: 1:50

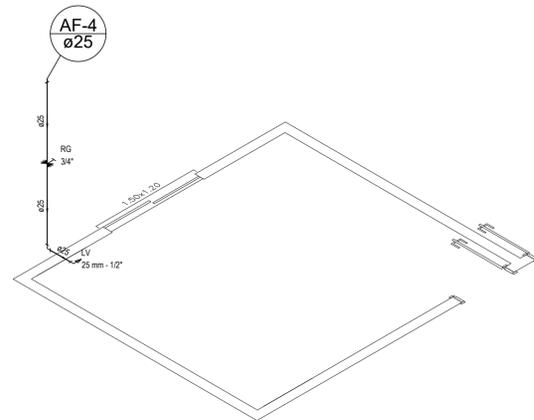

Legenda das indicações	
LV	Lavatório com Te de 90° - 25 mm - 1/2"
PIA	Pia de cozinha com joelho de 90° - 25 mm - 3/4"
RG	Registro de gaveta c/canopia cromada c/PVC soldável - 3/4"

LEGENDA  
AF: Água Fria

**DETALHE H3**

ESCALA: 1:50

Legenda das indicações	
LV	Lavatório com Te de 90° - 25 mm - 1/2"
PIA	Pia de cozinha com joelho de 90° - 25 mm - 3/4"
RG	Registro de gaveta c/canopia cromada c/PVC soldável - 3/4"
VS	Vaso sanitário com caixa acoplada - 3/4"

LEGENDA  
AF: Água Fria

**TÍTULO DO PROJETO:** PROJETO HIDRÁULICO  
**UNIDADE BÁSICA DE SAÚDE - UBS**

**TÍTULO DO DESENHO:** PLANTA BAIXA - TÉRREO E COBERTURA, DETALHE ISOMÉTRICO E CORTE

**ENDEREÇO DA OBRA:** COLATINA  
**LOCALIDADE:** COLATINA - ES

**ZONAMENTO:** -  
**COEF. DE APROV.:** -  
**TAXA DE OCUPAÇÃO:** -  
**DATA DO PROJETO:** ABR. DE 2022  
**ESCALA:** INDICADA  
**PRANCHA:** 01/01

**USO DA EDIFICAÇÃO:** USO PÚBLICO  
**REVISÃO N°:** REV\_02

**PROPRIETÁRIO:** PREFEITURA MUNICIPAL DE COLATINA  
**CPF/CNPJ:** 27.165.729/0001-74

**PROFISSIONAL RESPONSÁVEL PELO PROJETO:** JHONYNS CAPRINI RANGEL  
**NOME DO PROFISSIONAL:** JHONYNS CAPRINI RANGEL  
**CREA N°:** ES 042516/D  
**TELEFONE:** (28) 99952-4464  
**E-MAIL:** jhonyscaprini@hotmail.com

**CADISTA:** MARCIO LAIBER ALMEIDA

**QUADRO DE ÁREAS (m²):**

**VIDE PROJETO ARQUITETÔNICO**

**ASSINATURAS:**

\_\_\_\_\_  
PREFEITURA MUNICIPAL DE COLATINA

\_\_\_\_\_  
RESPONSÁVEL TÉCNICO

**ESPAÇO RESERVADO PARA APROVAÇÃO DE VISTORIA:**

\_\_\_\_\_  
ESPAÇO RESERVADO PARA APROVAÇÃO DE PROJETO:

